






本文档版权归NERIN所有。未经NERIN书面许可,不得复制或转让给第三方。
ALL RIGHTS RESERVED. NO PART OF THIS DOCUMENT MAY BE REPRODUCED OR TRANSMITTED
IN ANY FORM OR BY ANY MEANS WITHOUT THE PRIOR PERMISSION IN WRITING FROM NERIN.

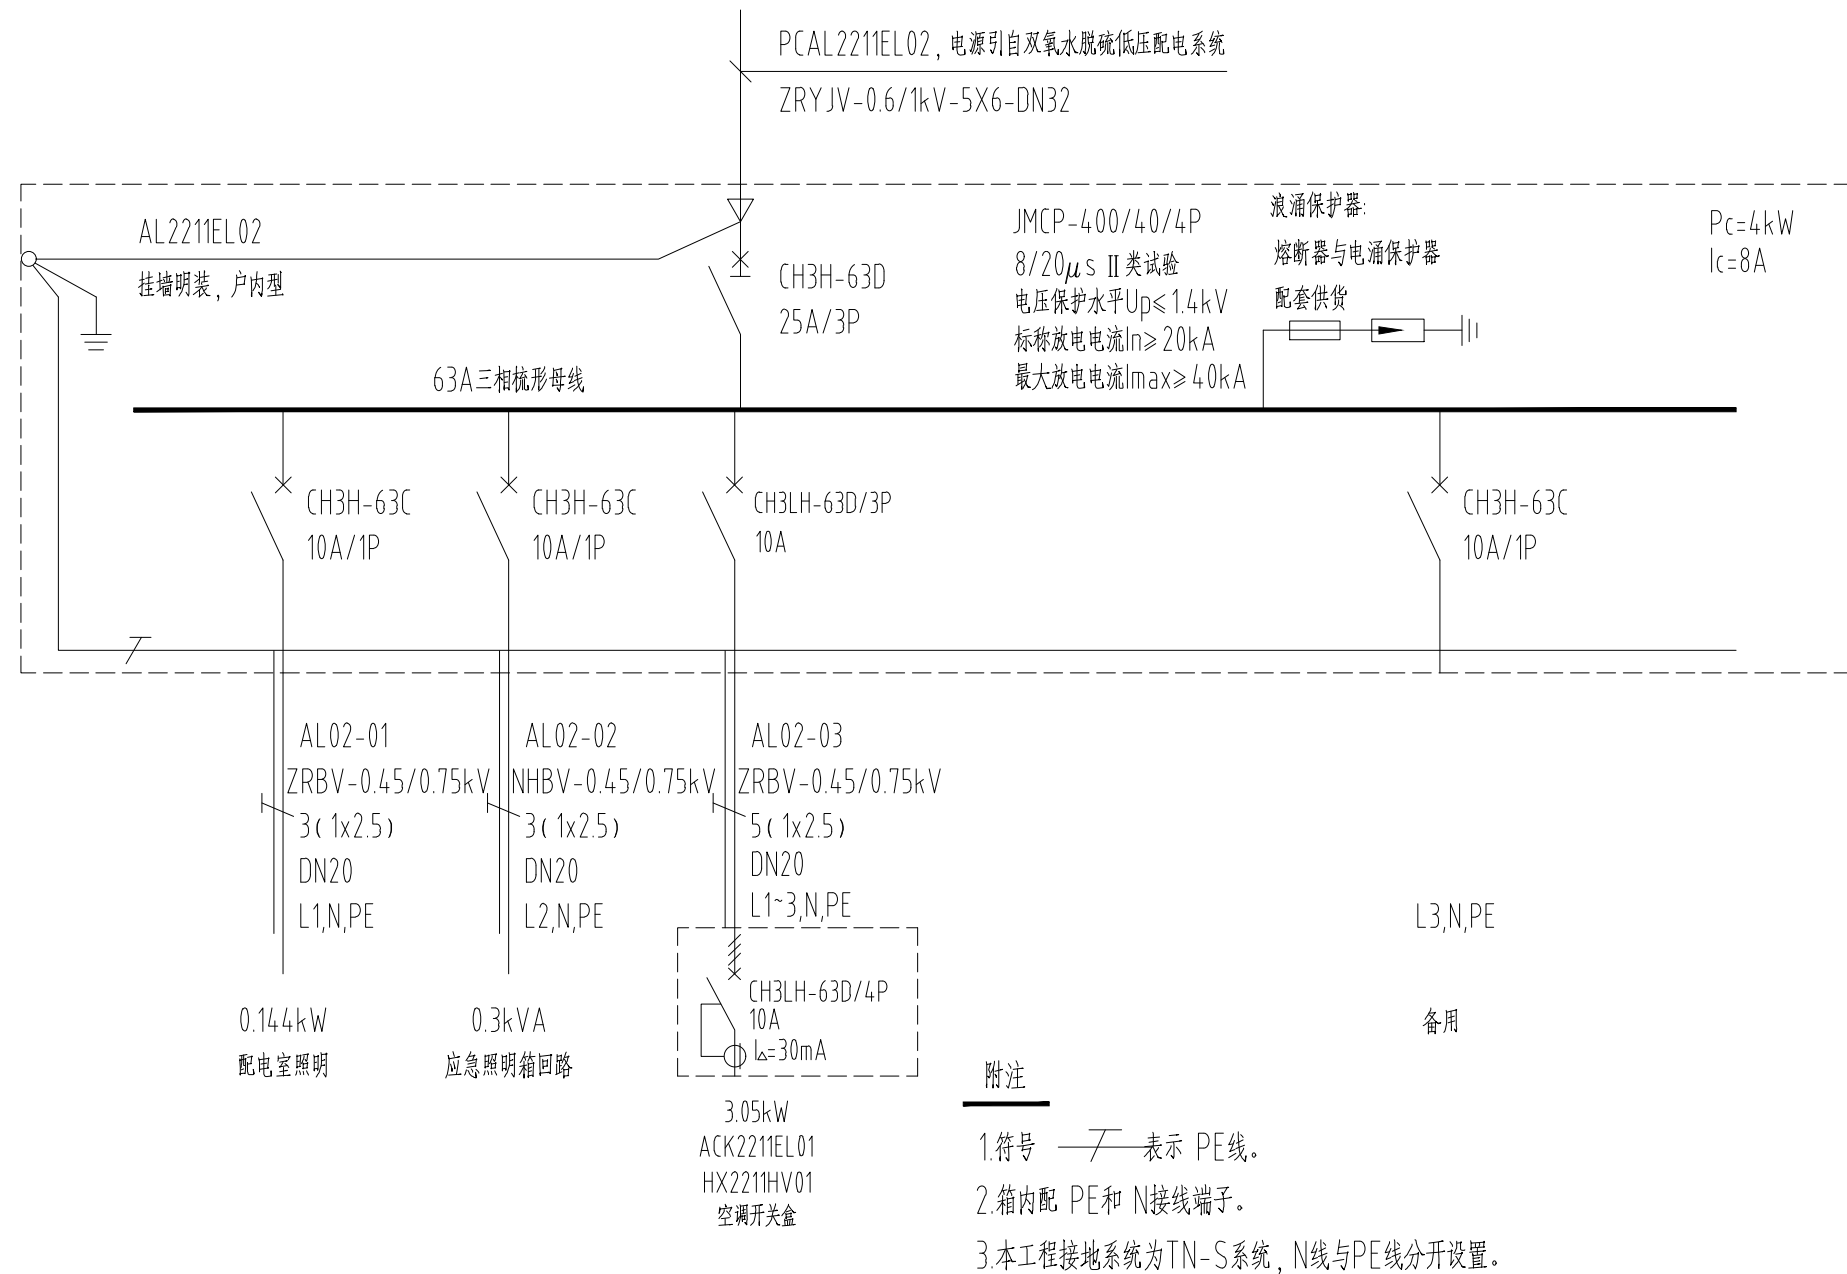

附注

1. 符号  表示 PE 线。
2. 箱内配 PE 和 N 接线端子。
3. 本工程接地系统为 TN-S 系统, N 线与 PE 线分开设置。

明 细 表				
业 主 CLIENT	铜陵有色金冠铜业分公司		中国瑞林工程技术股份有限公司 China Nerin Engineering Co.,Ltd.	
图 名: DWG TITLE:	照明配线平面图	项目名称 PROJECT	金冠铜业分公司闪速冶炼技术及节能环保升级改造项目（一期）	
		图 号 DWG NO	2A19D07DDE2211EL1AA1-18	0

							注册师 REGISTERED ENGINEER				子项名称 DIVISION	硫酸尾气脱硫改造(双氧水贮罐区)		二维码 CODE	
							审 定 APPROVED								
							审 核 REVIEWED	李军	李军	09.27	所属图号 REF. NO			图 幅 SIZE	A2
							校 核 CHECKED	黄薇	黄薇	09.27	阶 段 PHASE	施工图		比 例 SCALE	1:100
序号 NO	修 改 说 明 REVISION DESCRIPTION	设 计 DESIGNED	校 核 CHECKED	审 核 REVIEWED	审 定 APPROVED	日 期 DATE	设 计 DESIGNED	李凤周	李凤周	09.27	专 业 SPECIALTY	电 力		日 期 DATE	2021.09